



Lokalizacja modułów
instalacji solarnej


Zak. An

DORISNA 216.03.22

Handwritten signature

BUDYNEK C - ŁĄCZNIK, BUDYNEK D - KUCHNIA
 RZUT PIWNIC poz. -6,30
 skala 1:100

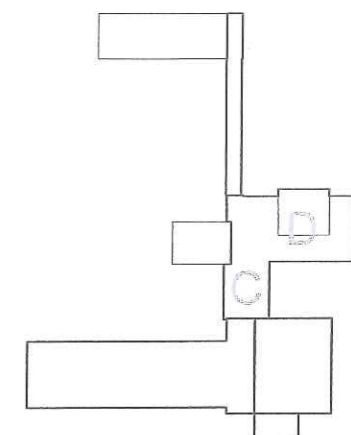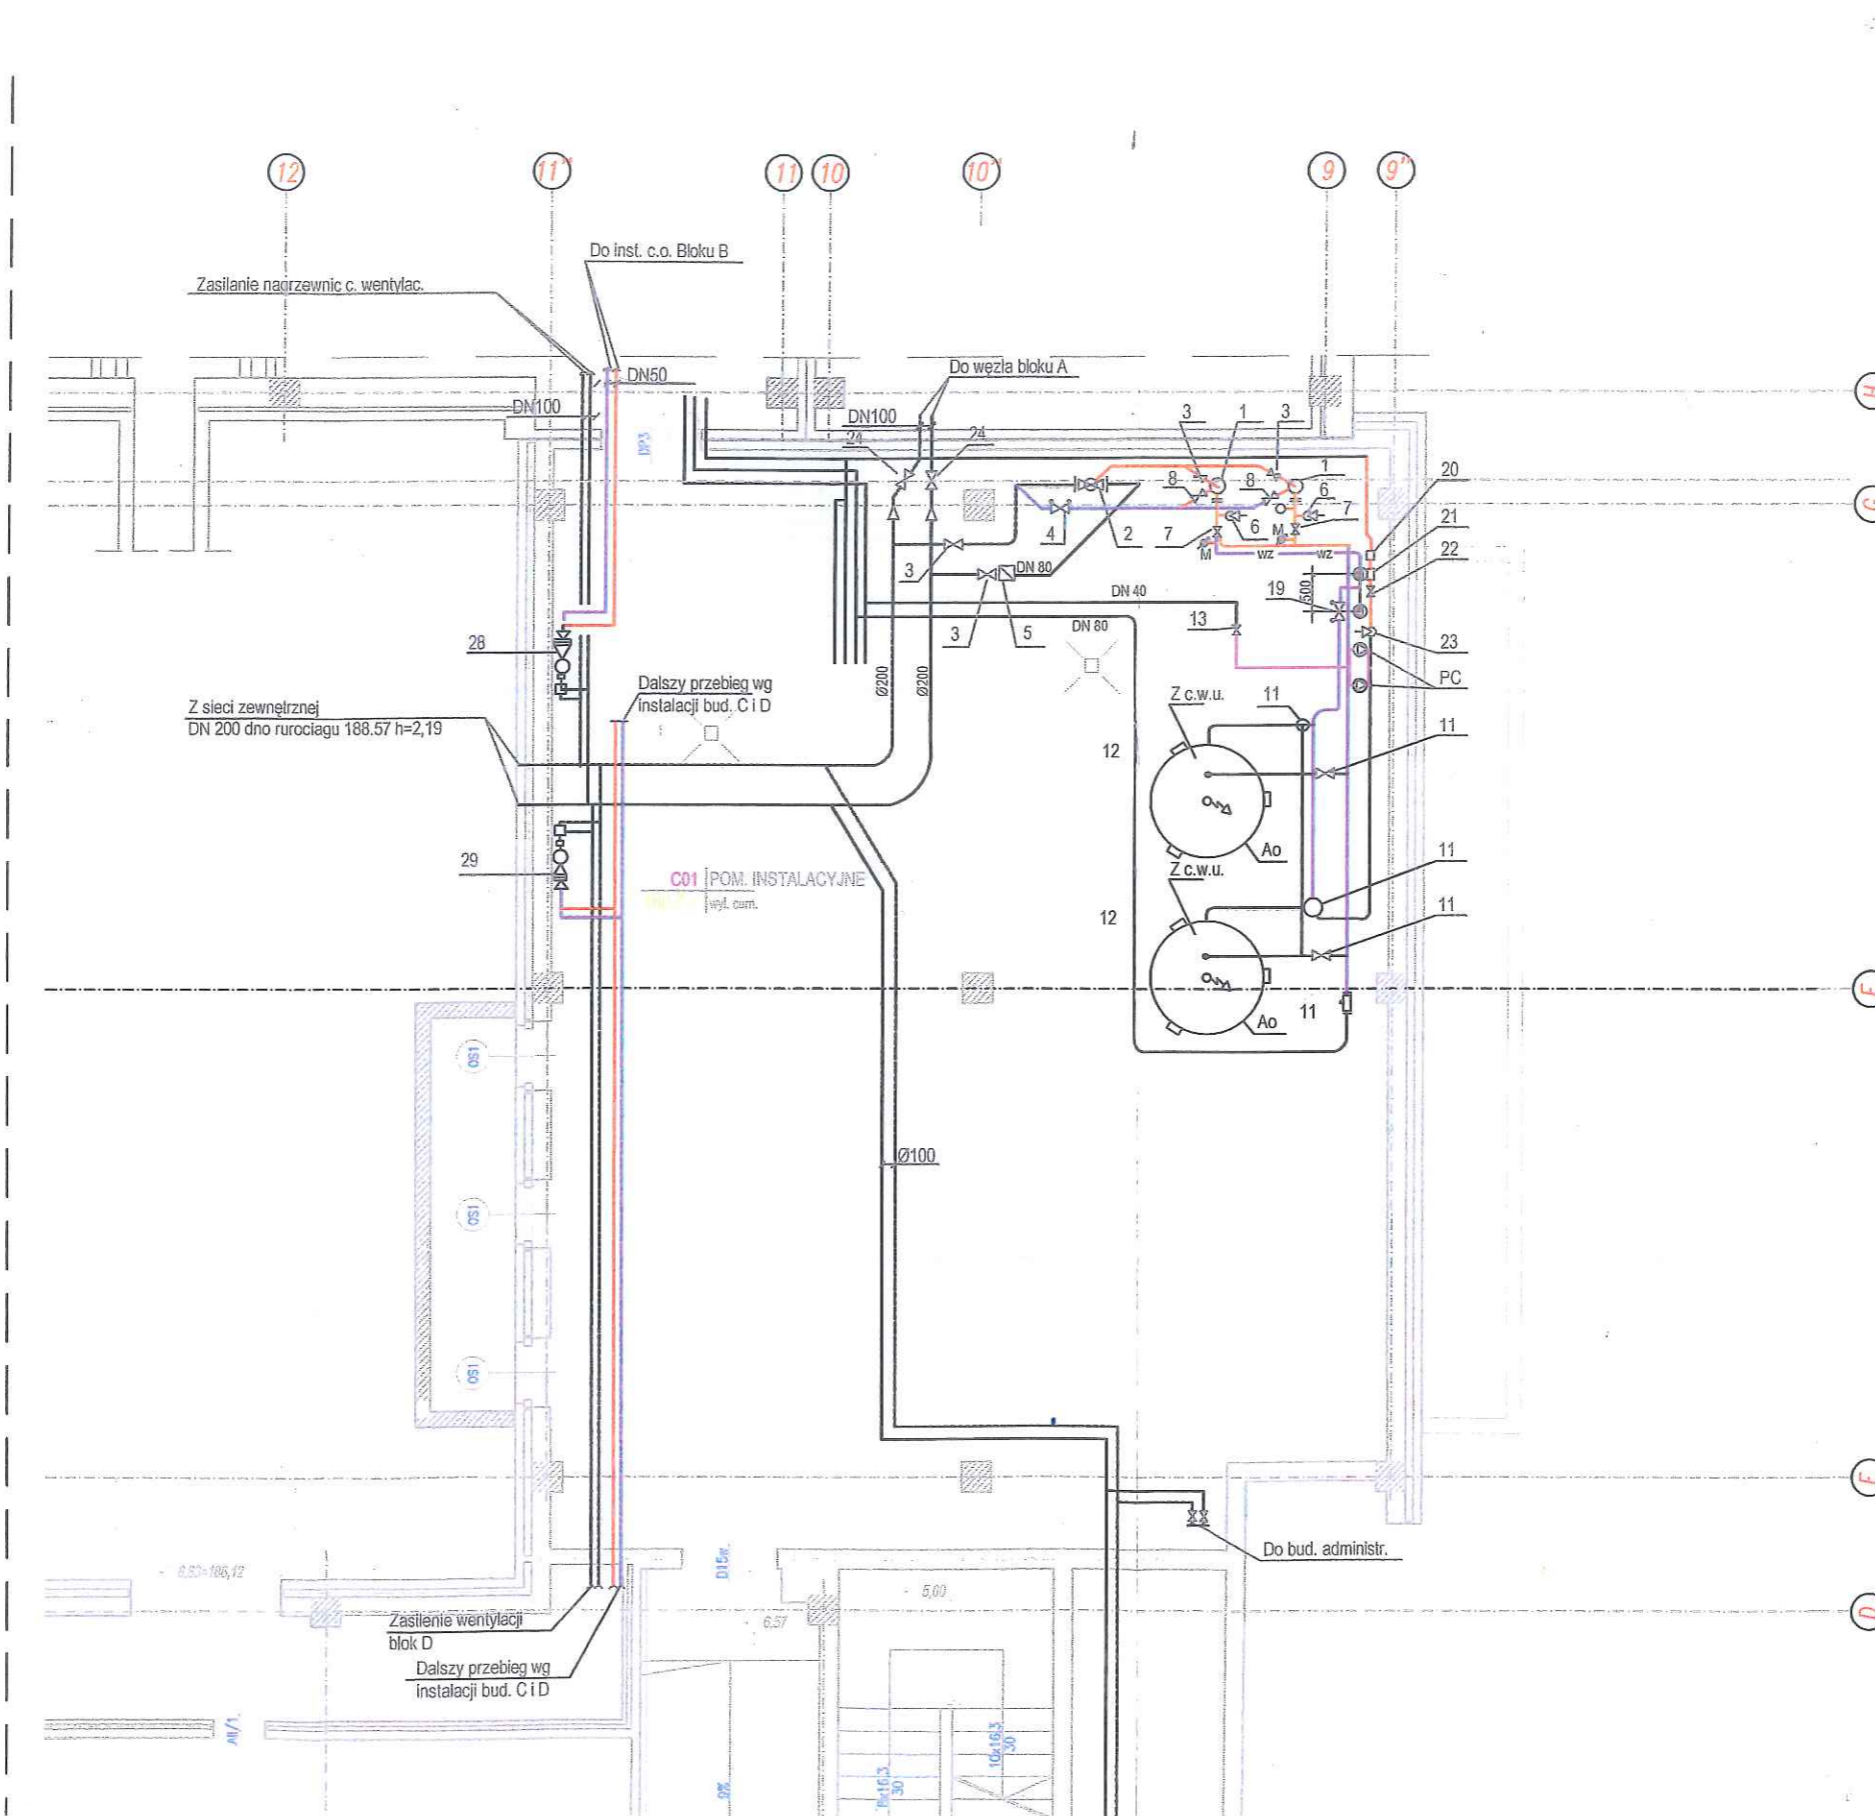

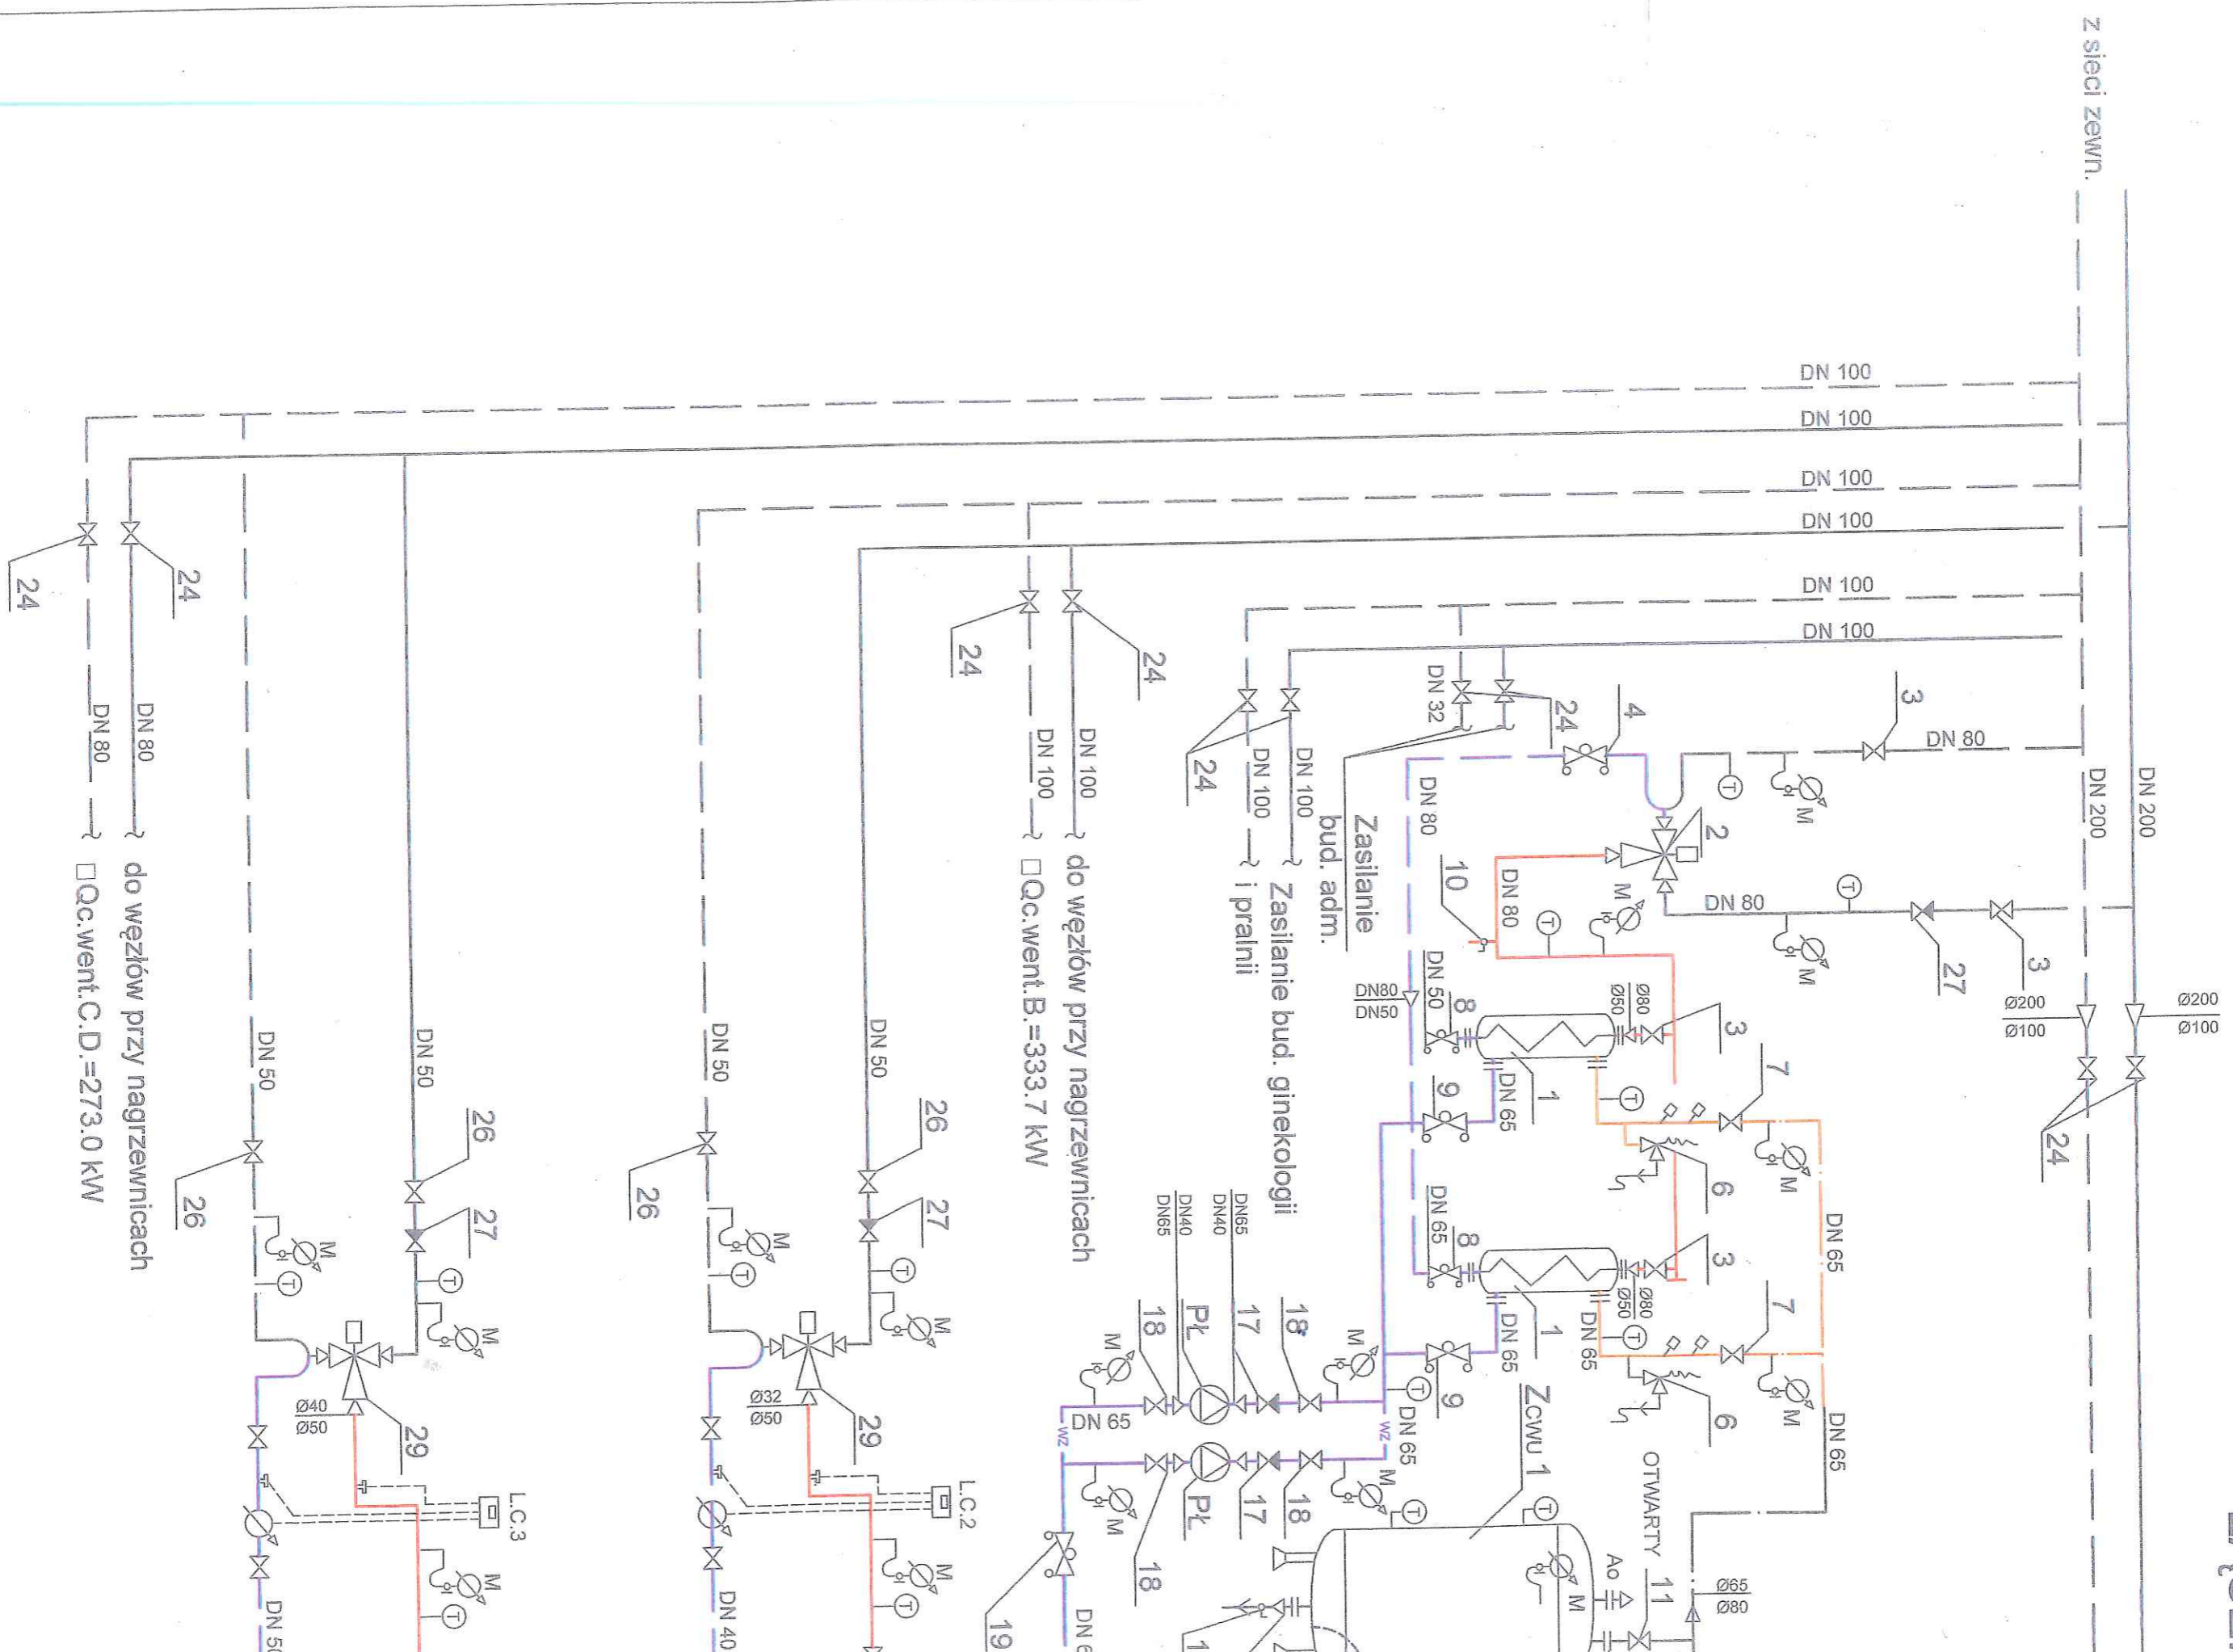


do węzłów przy nagrzewnicach
□ Qc.went.B.=333.7 kW

do węzłów przy nagrzewnicach
□ Qc.went.C.D.=273.0 kW

ŁĄCZNIK "C"

DN100

do węzła w bloku "A"
Qc.o.+c.went.=311,00 kW

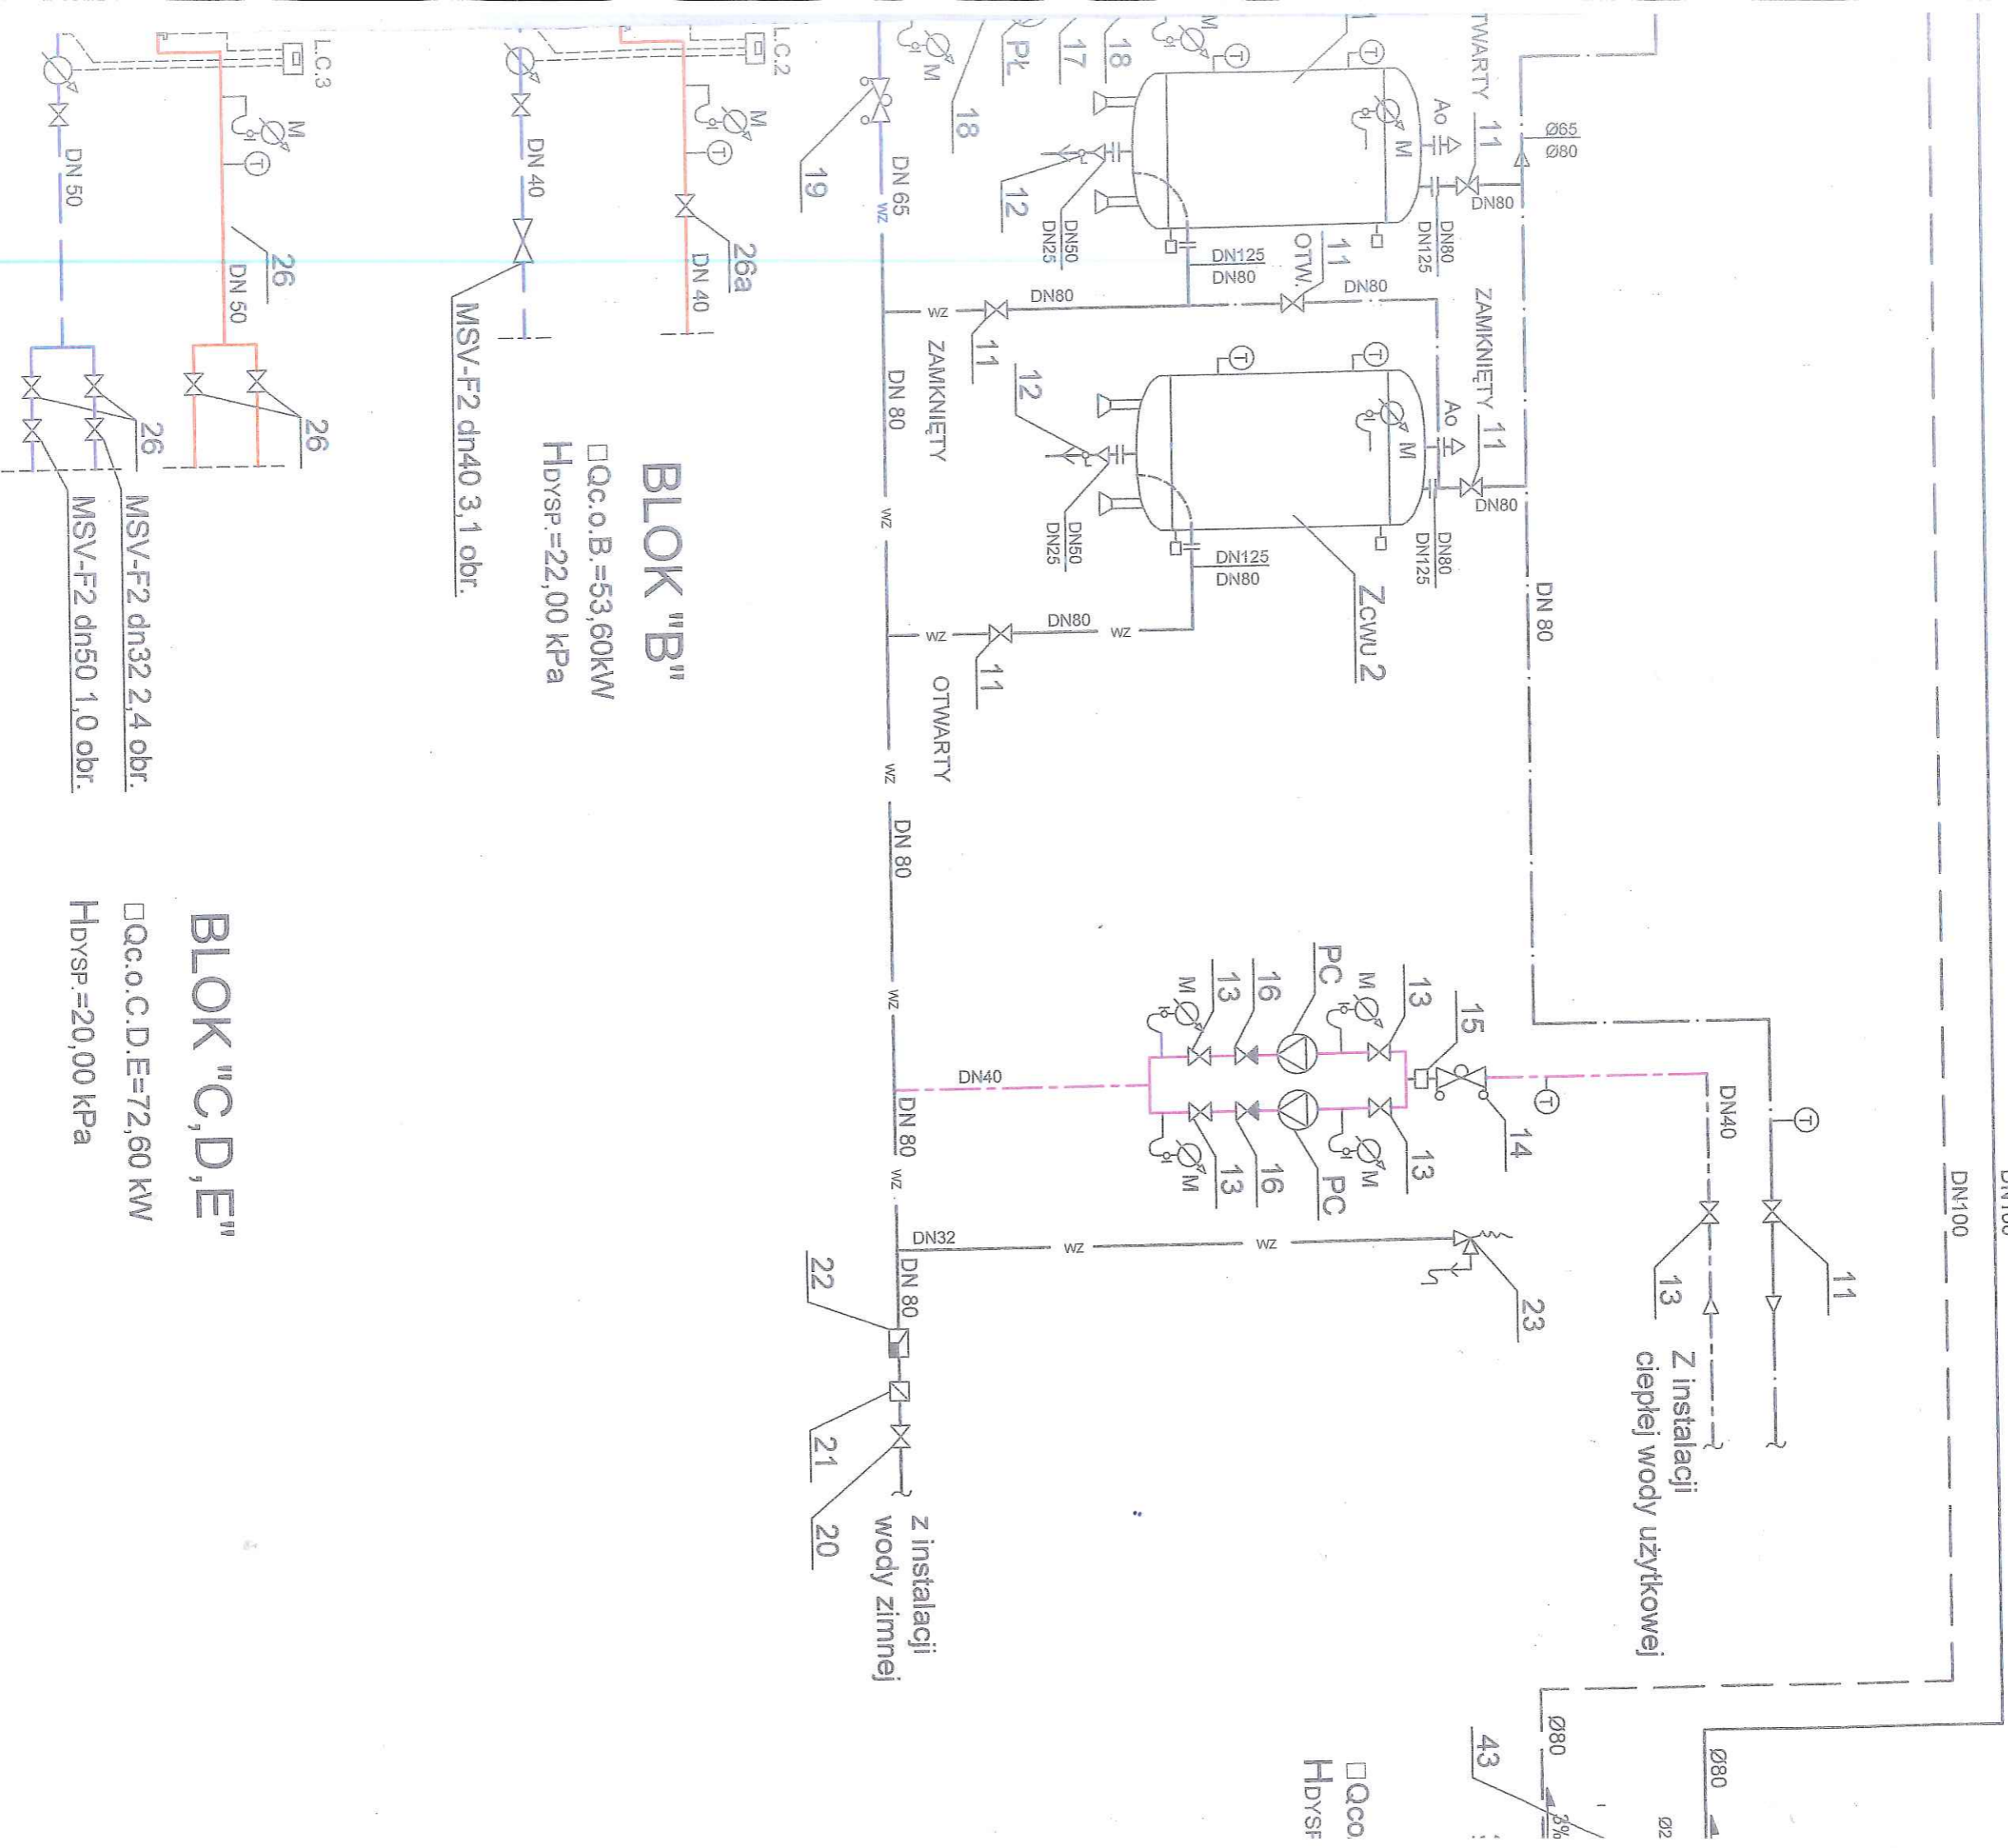

BLOK "B"

□ Qc.o.B.=53,60kW
H_{dysp.}=22,00 kPa

MSV-F2 dn40 3,1 obr.


BLOK "C,D,E"

□ Qc.o.C,D,E=72,60 kW
H_{dysp.}=20,00 kPa

MSV-F2 dn32 2,4 obr.

MSV-F2 dn50 1,0 obr.

BLOK "A"

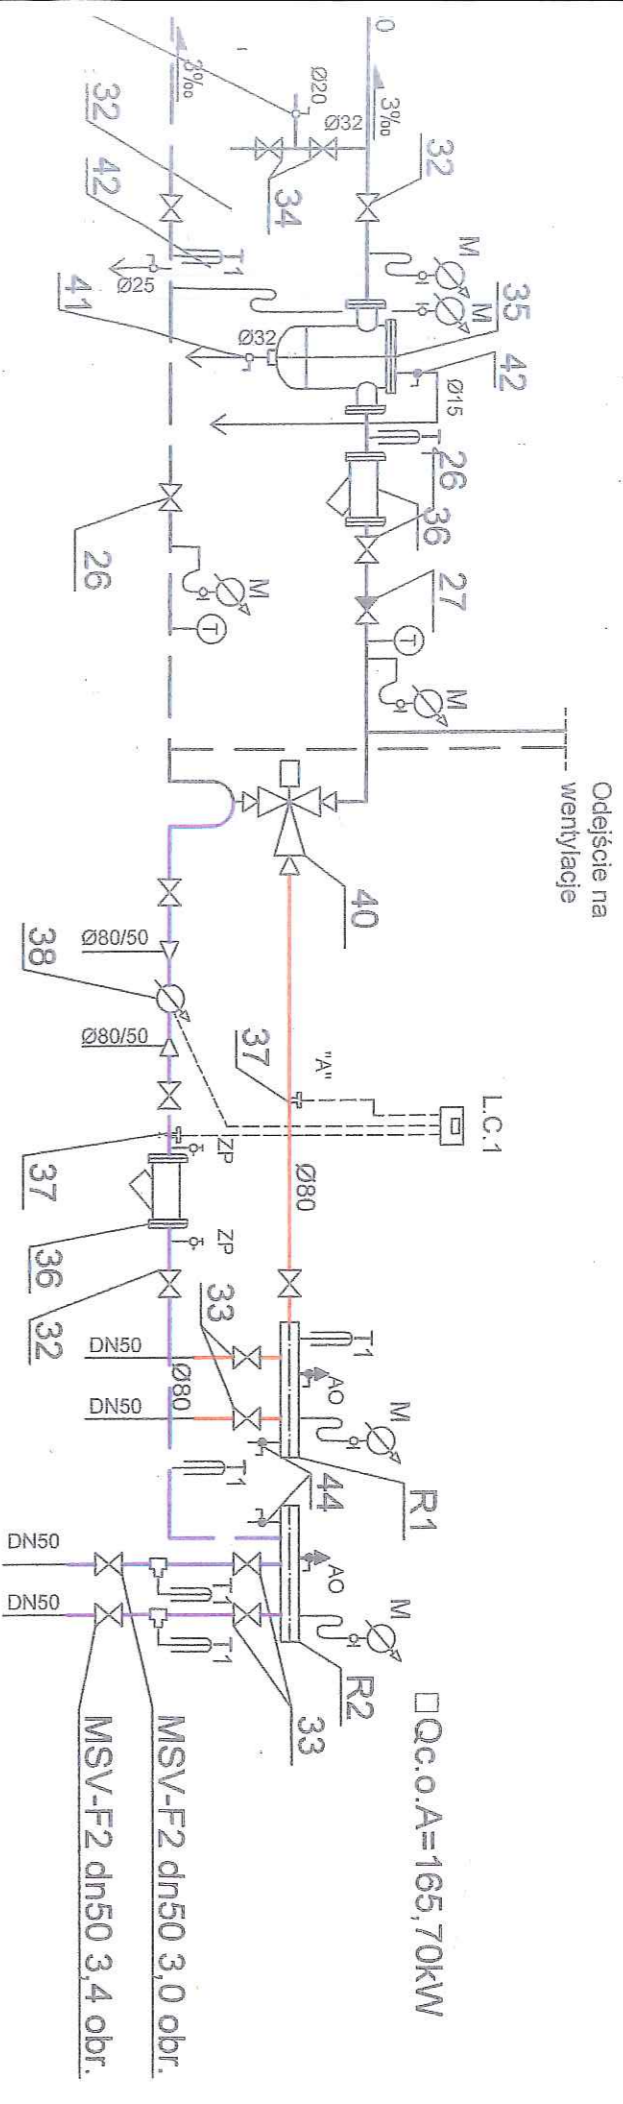

Qc.o.A=165,70 kW






DYSP.=20,00 kPa

□ Qc.o.A=165,70kW

MSV-F2 dn50 3,0 obr.

MSV-F2 dn50 3,4 obr.

Legenda:

-  Zakres instalacji zasilającej podlegający wymianie
-  Zakres instalacji powrotu podlegający wymianie
-  Zakres instalacji zimnej wody podlegający wymianie
-  Zakres instalacji ciepłej wody użytkowej podlegający wymianie
-  Zakres instalacji cyrkulacji c.w.u. podlegający wymianie